


Тепловая схема

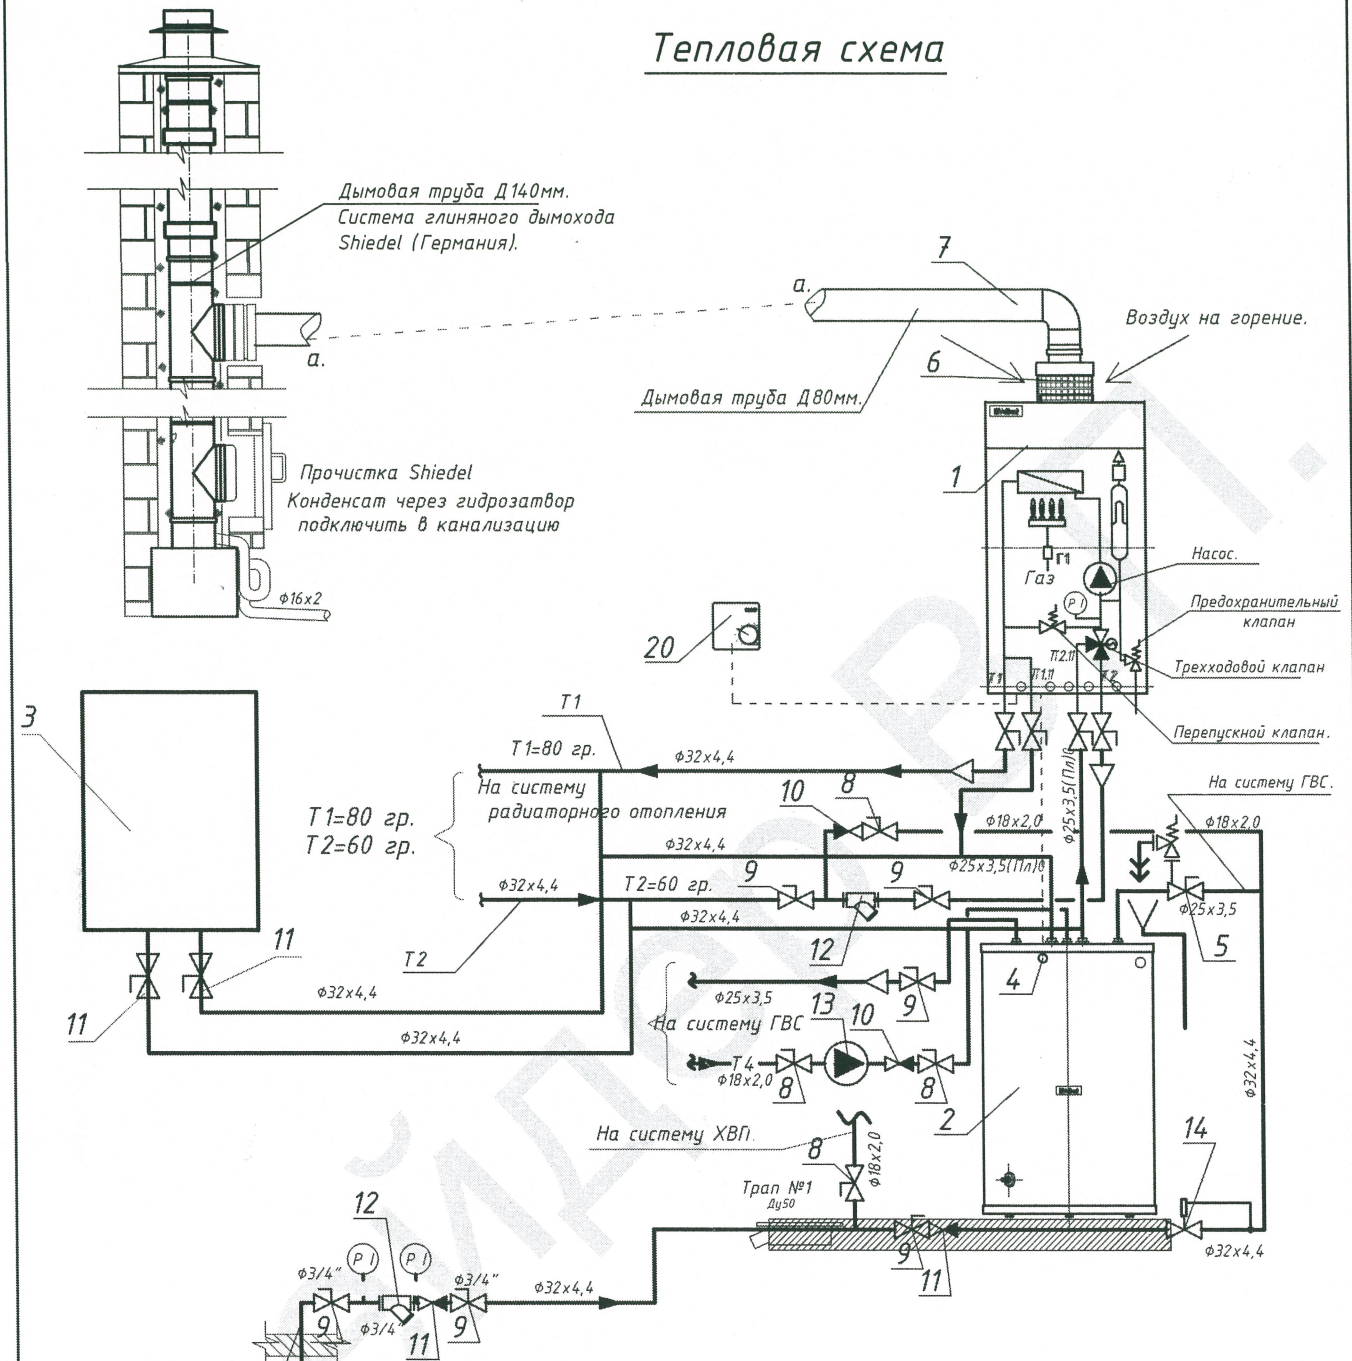

Из водопровода.
φ32x2.3(Пл)

Примечания:

1. Позиции оборудования см. ОВ.С
2. Котел разместить в соответствии с листом ОВ-2.
3. Монтаж котла и бойлера производить в соответствии с инструкцией по монтажу и эксплуатации данного оборудования (предоставляется заводом-производителем)
4. Во входных дверях предусмотреть решетку 400*250 мм в нижней части (ниж 250мм от пола).

					Z98-OB			
					Жилой дом Z98			
Изм.	Кол.уч.	Лист	№ док.	Подпись	Дата			
						Стадия	Лист	Листов
						П	4	
Разработал	Калашникова				08.17	Z500		
Н.контр.	Калашникова				08.17			
Отопление и вентиляция								
Тепловая схема								